



LEGENDA	
1	Uffici
2	Cabina metano
3a	Imp. trattamento acque meteo via Strasburgo (area 1)
3b	Imp. trattamento acque meteo S.P. 362 (area 2)
4	Cabina elettrica
5	Bilico
6	Palazzina uffici
7	Stoccaggio materie prime e ausiliarie e prodotti intermedi
8	Seratoio gasolio
9	Tettoia in carpenteria metallica
10	Punti autorizzati di emissione convogliata in atmosfera e relativo impianto di abbattimento
11	Laboratorio analisi
12	Impianti produttivi
13	Officina
14	Sala mostra
15	Magazzino prodotti finiti pronti per la spedizione
16	Sala stampante
17	Edificio in disuso
18	Riserva idrica antincendio
19	Vano server
20	Impianto rigenerazione sabbie
21	Manipolatore
22	Cambio placca automatico
23	Foratrice automatica
24	Stazioni di pesatura delle ferro-leghe
25	Cappe e tubazioni aspirazione fumi e polveri forni e siviere
26	Silos sabbie rigenerate
27	Pozzo di emungimento
28	Parcheggio muletti
29	Torre di raffreddamento
30	Vano tecnico impianto di videosorveglianza
31	Magazzino ricambi
32	Robot manipolatore
33	Miscelatore a tazze
34	Sabbiatrici Pangborn
35	Viabilità
36	Mulino frantumazione anime di scarto
37	Silos sabbie
38	Sbavatura manuale (n° 3 cabine)
39	Abbattitore cabine di sbavatura
40	Silos accumulo acque 1° pioggia trattate per riutilizzo area 1
41	Accumulo acque 1° pioggia trattate per riutilizzo area 2
42	Area parcheggio

	Aree a verde
	Siepe
	Rete fognatura nera
	Rete fognatura pluviale
	Canaline grigliate
	Caditoie

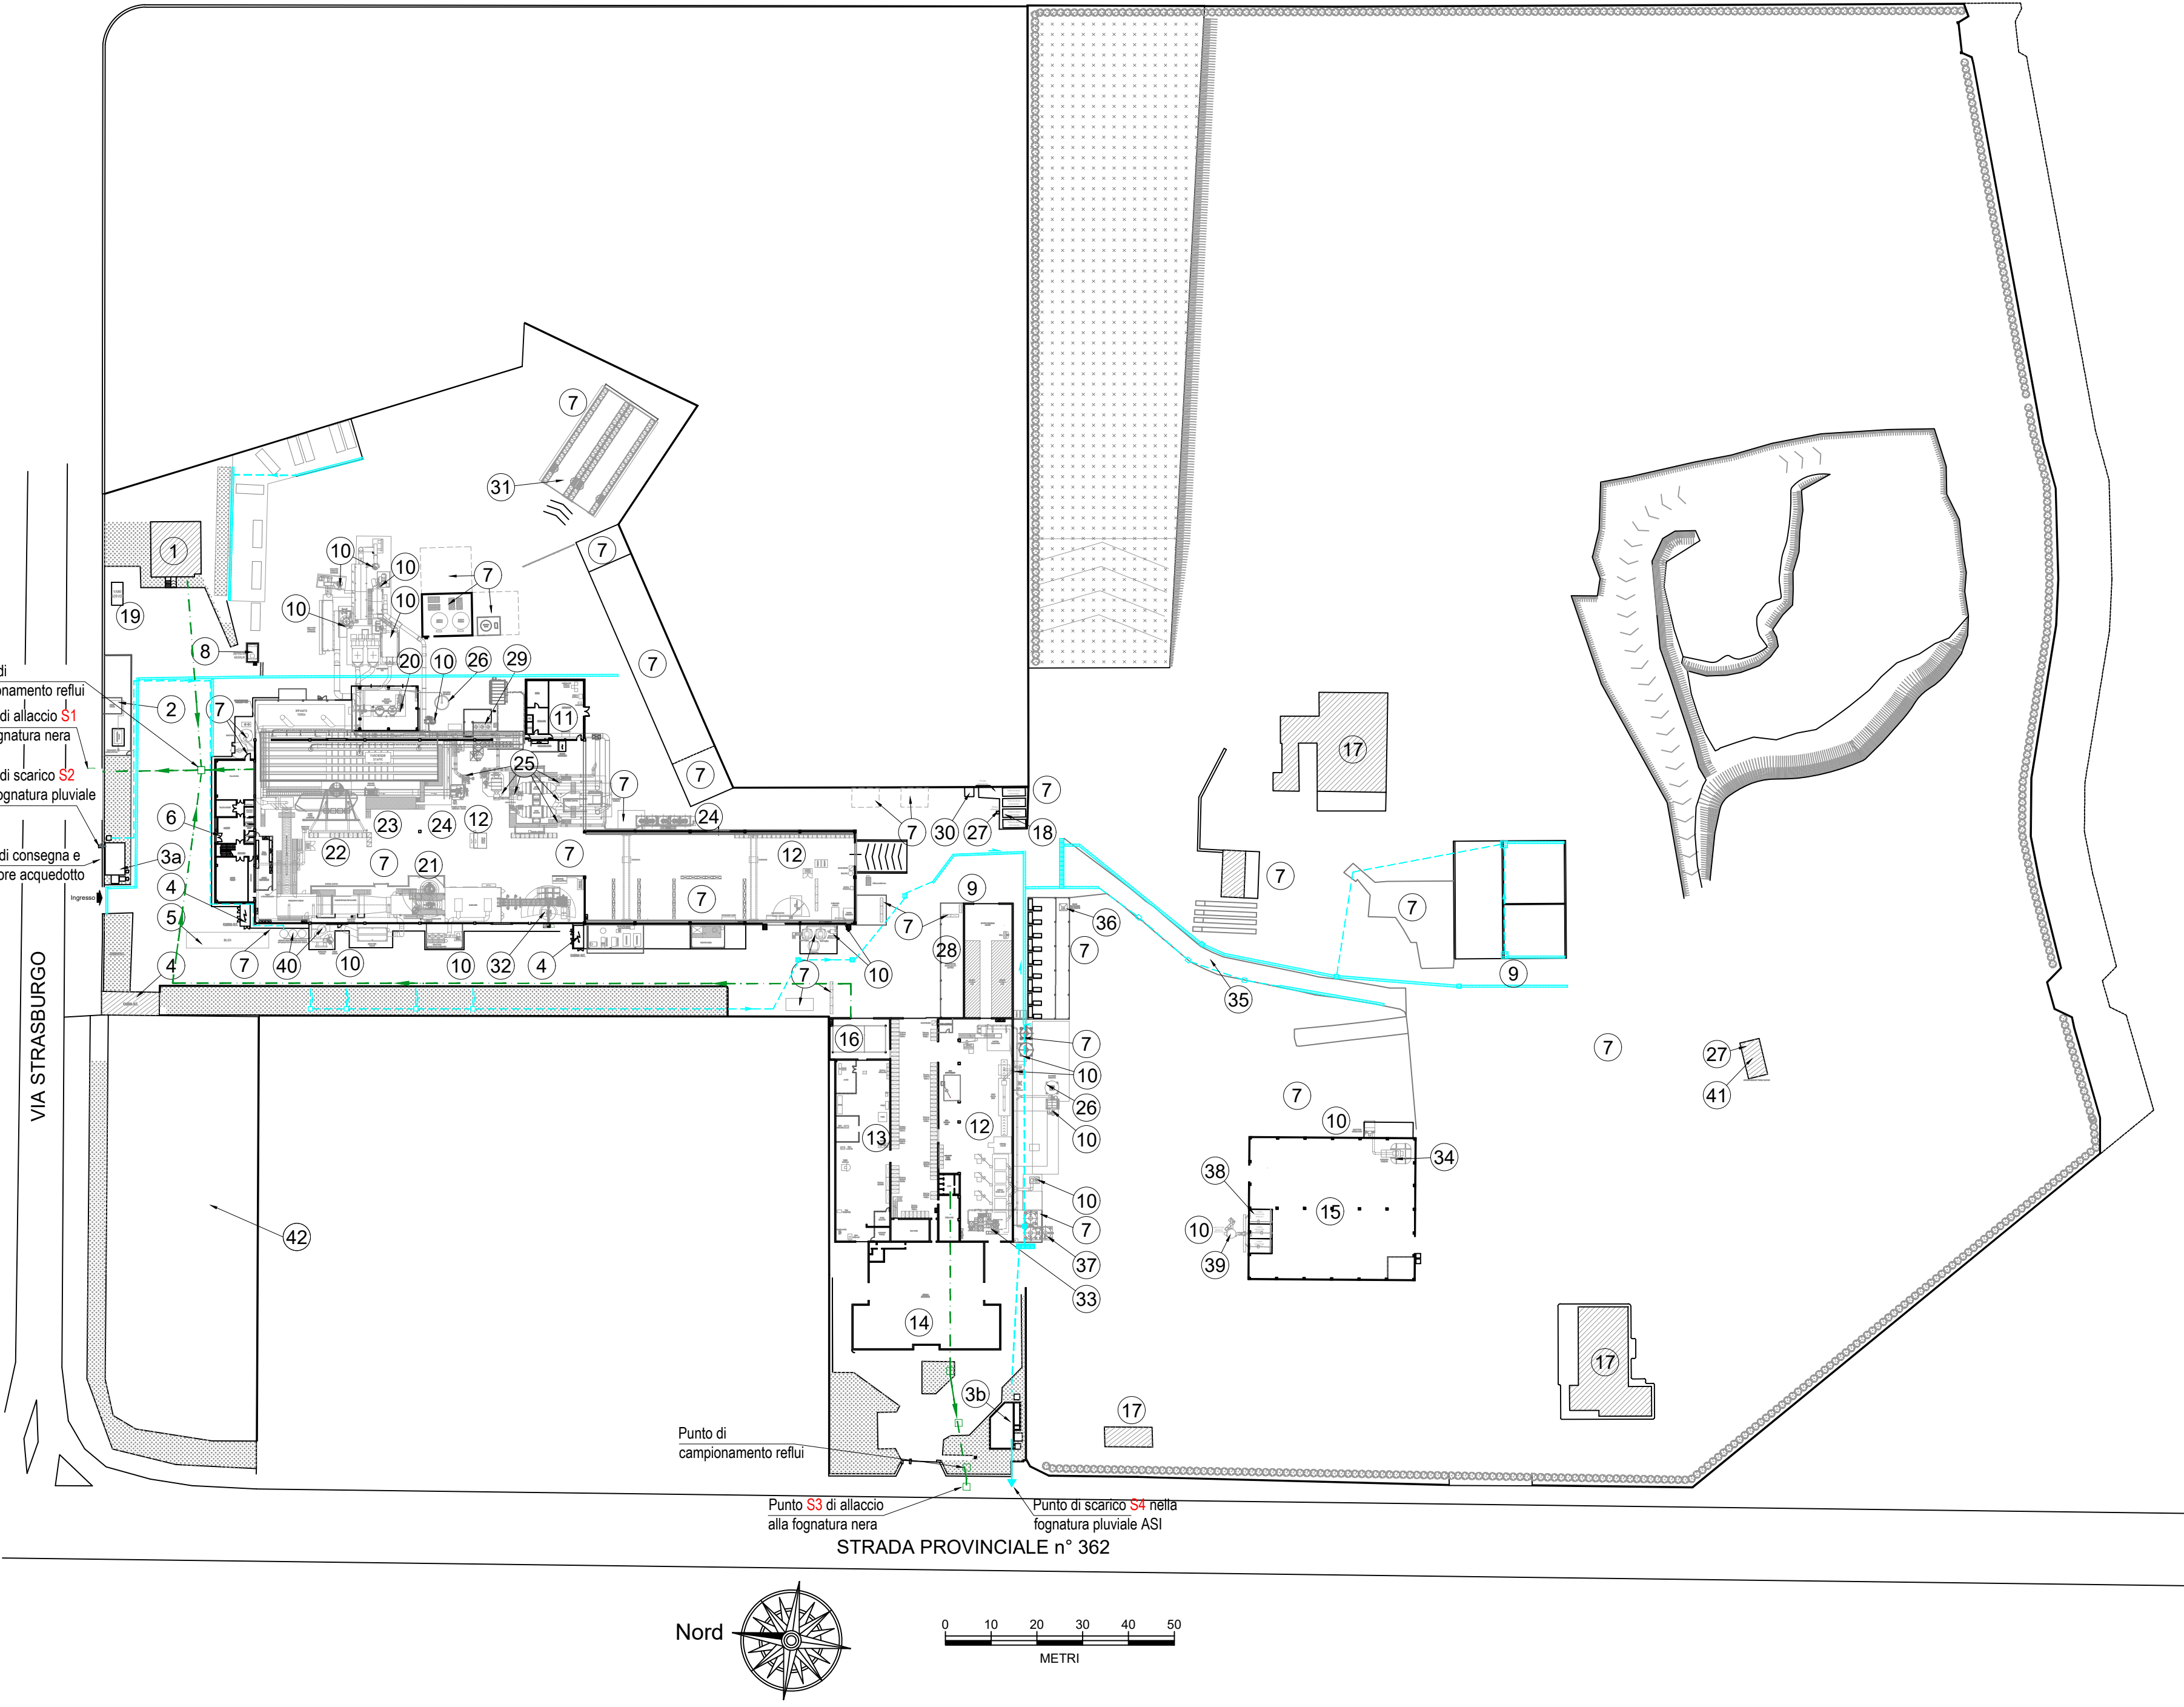


IMPIANTO DI TRATTAMENTO ACQUE METEORICHE VIA STRASBURGO

(Scala 1:50)

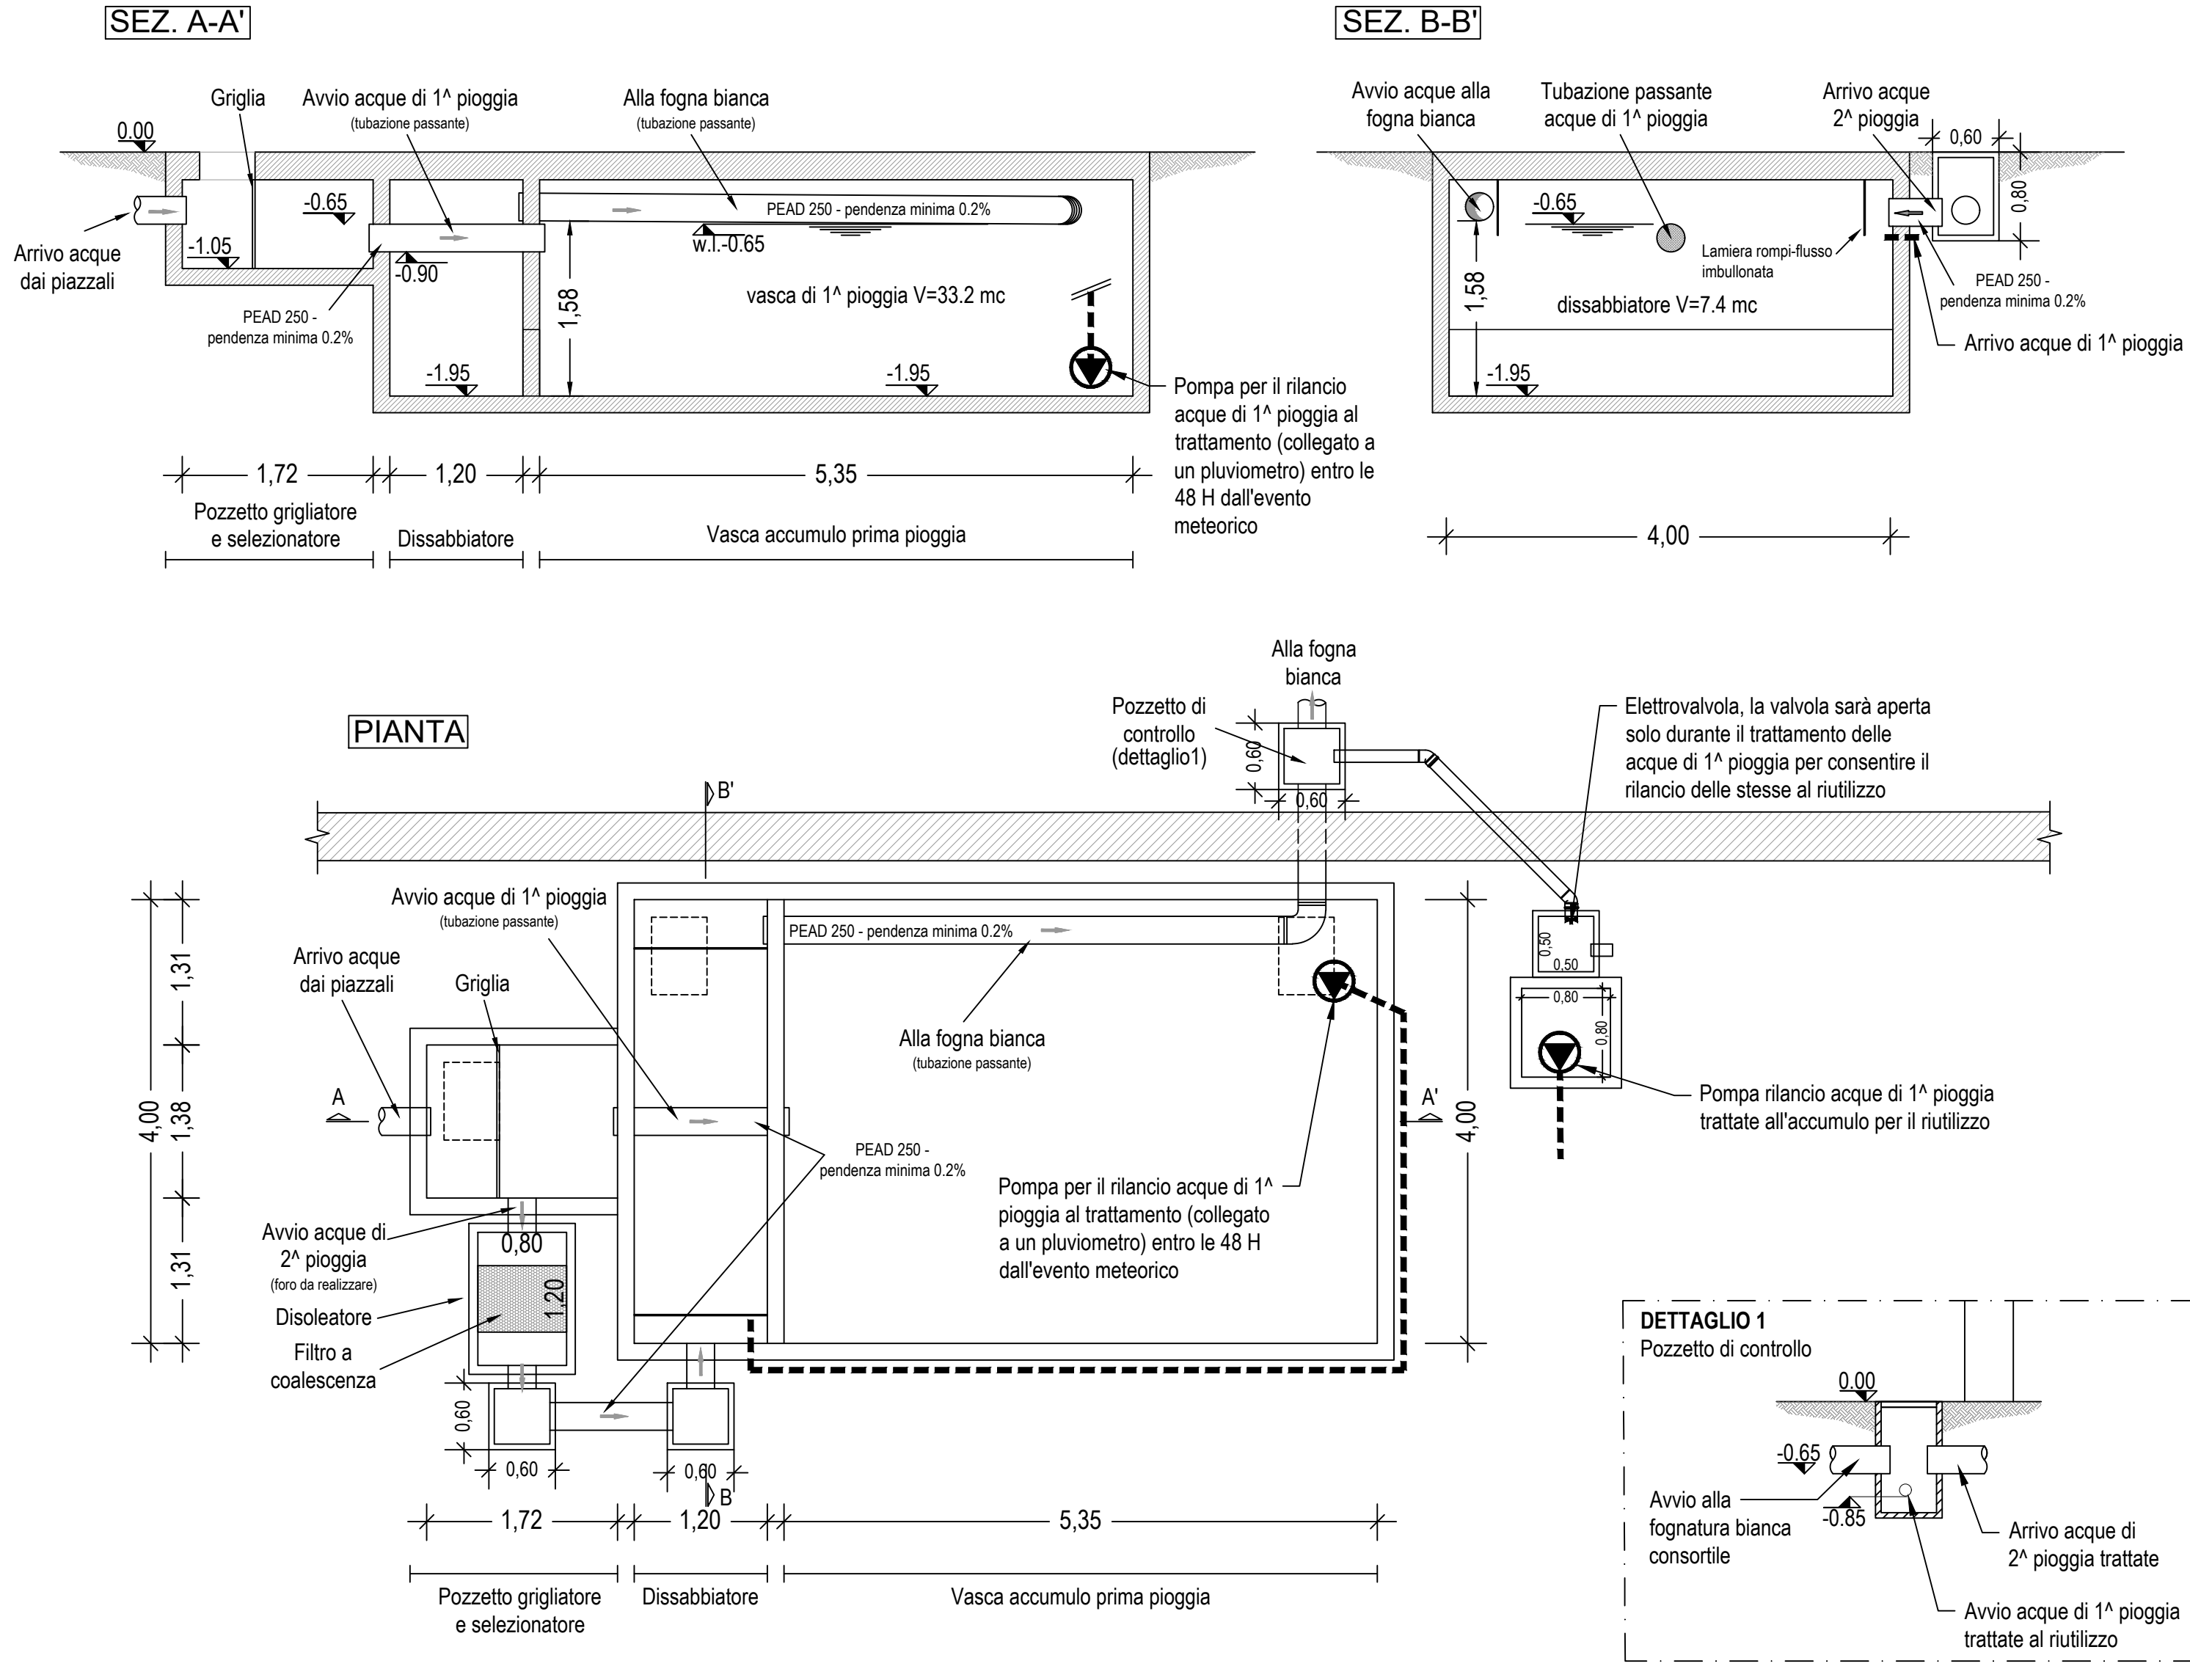

IMPIANTO DI TRATTAMENTO ACQUE METEORICHE S.P. 362

(Scala 1:50)

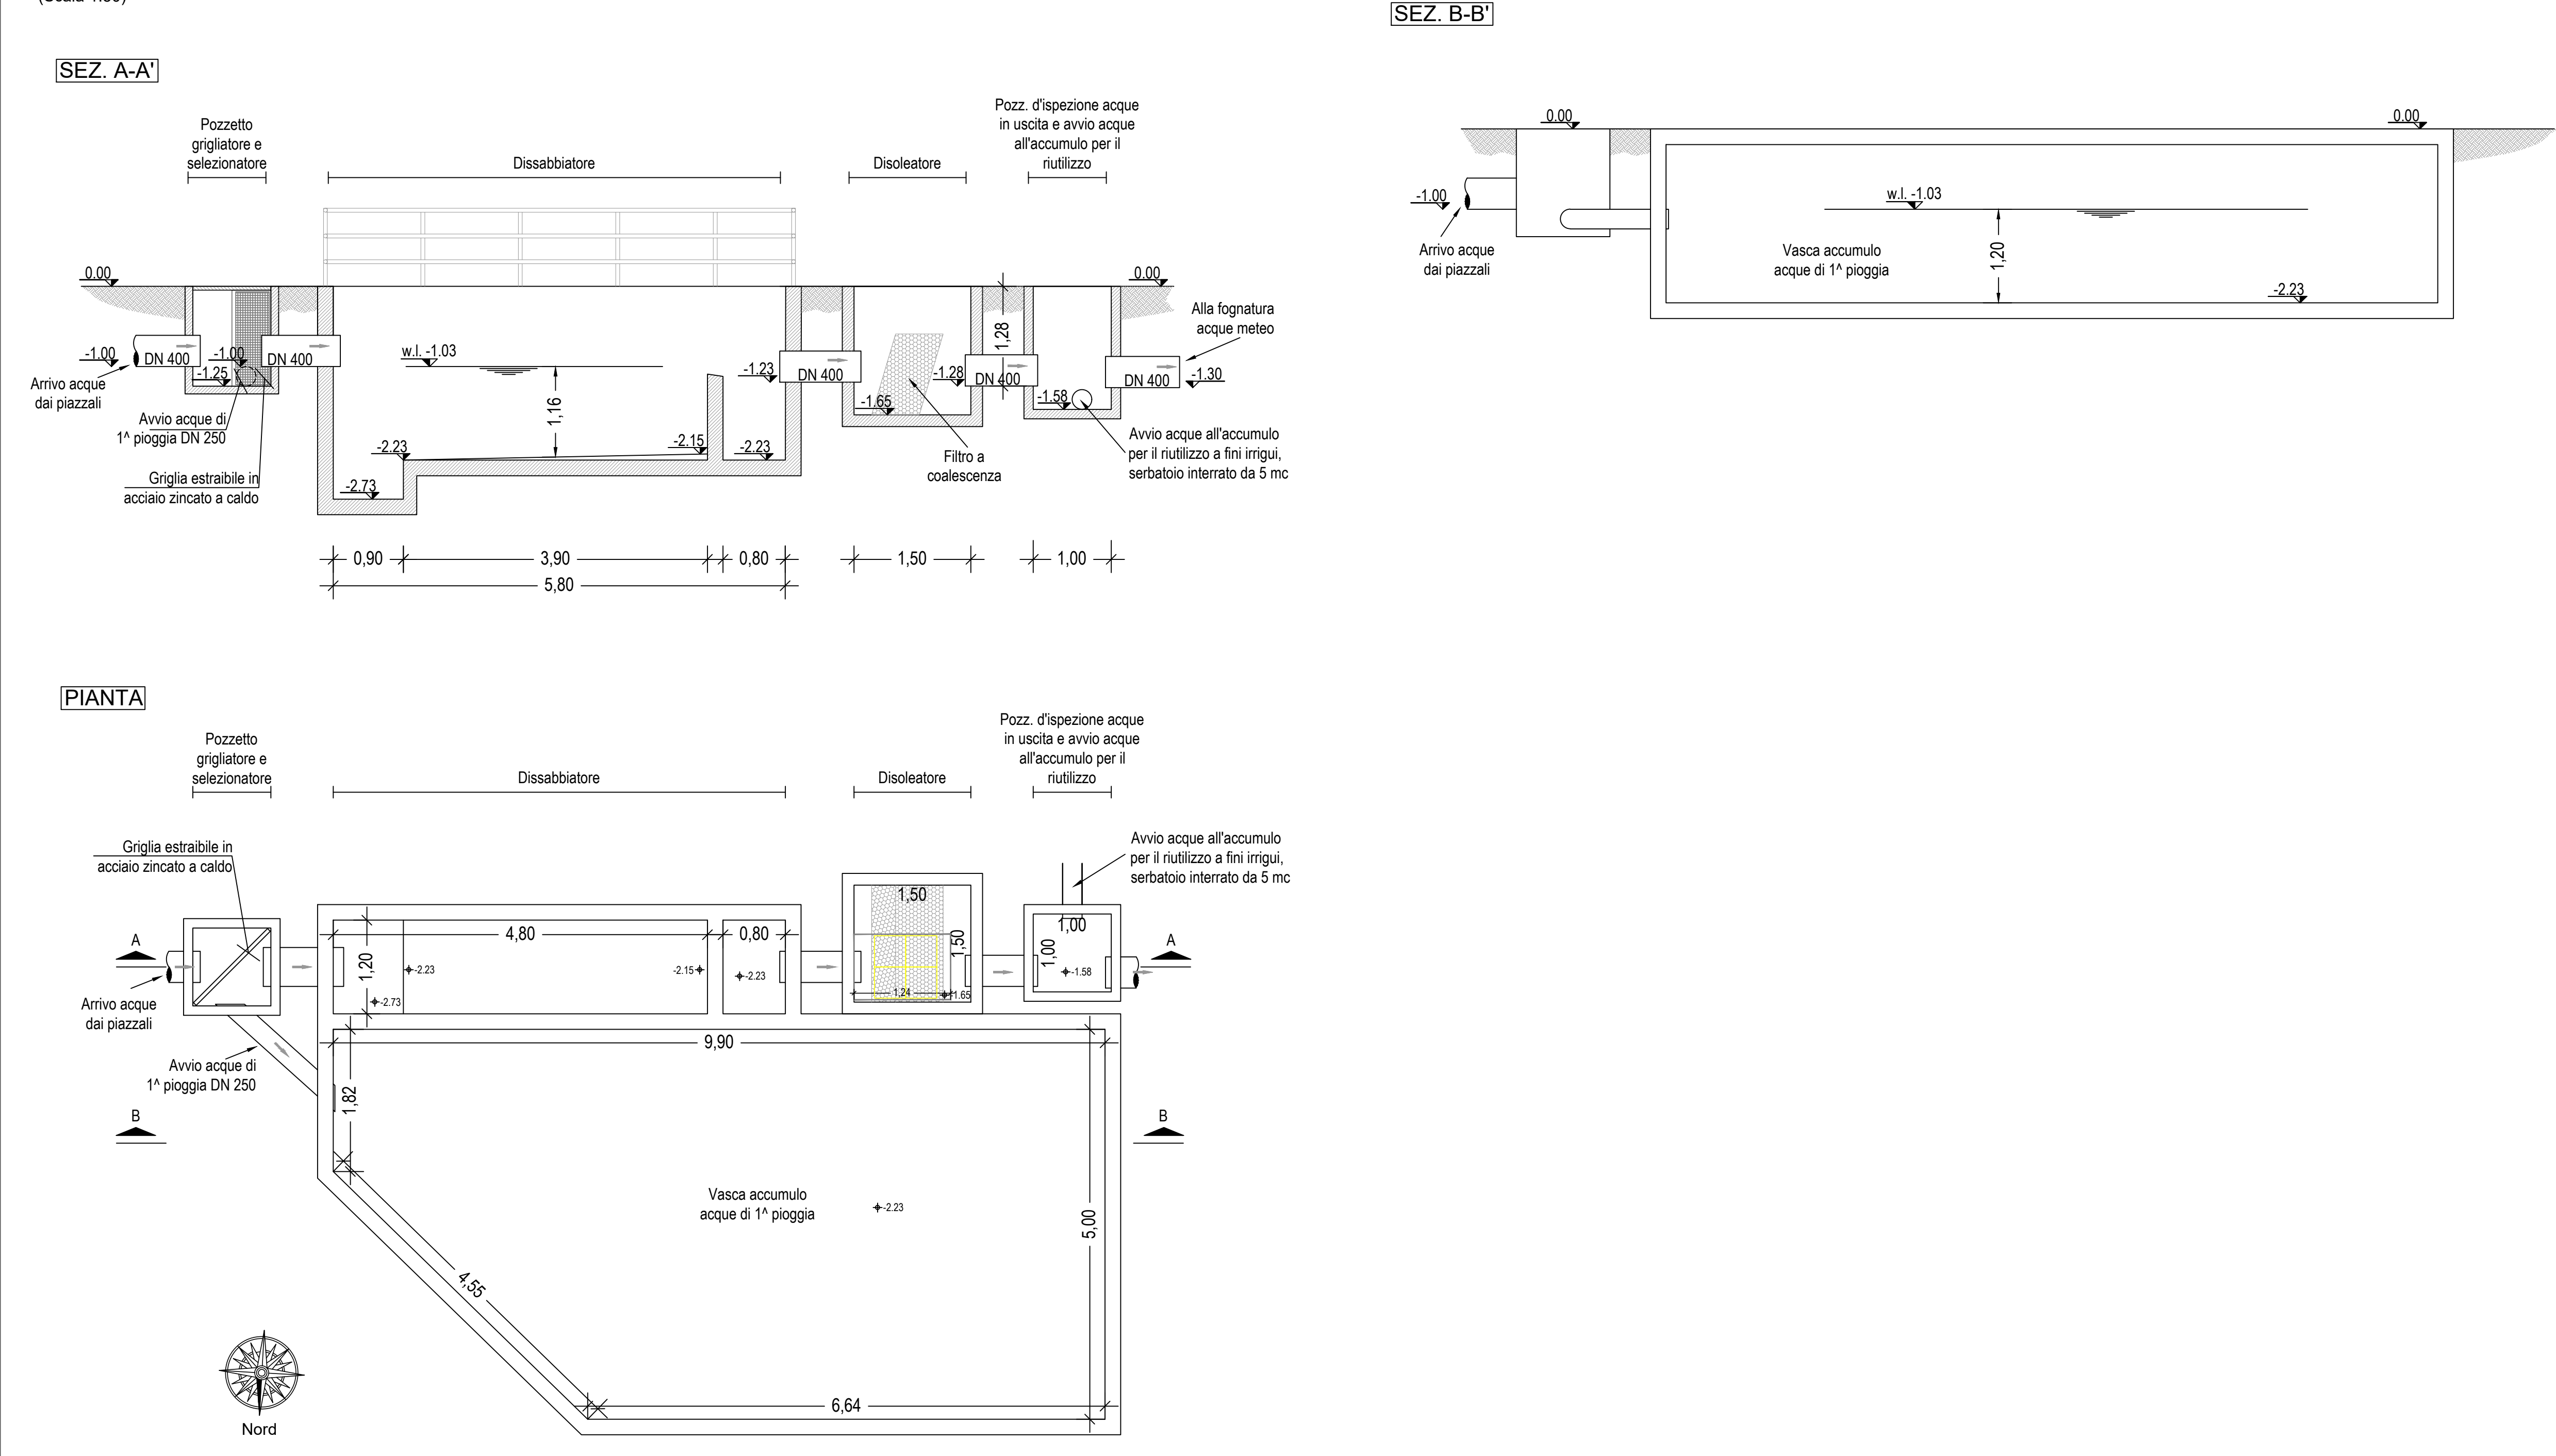


COMUNE DI SOLETO
Provincia di Lecce

FONDERIE DE RICCARDIS SRL
AUTORIZZAZIONE INTEGRATA
AMBIENTALE
RIESAME CON VALENZA DI
RINNOVO AIA

numero elaborato	titolo elaborato	cod. commessa
ALL. 6B	PLANIMETRIA DELL'IMPIANTO CON RETE IDRICA CON L'INDIVIDUAZIONE DEI PUNTI DI ISPEZIONE ALLA RETE E DEI PUNTI DI SCARICO	CA 2021 073
		Scala 1:1000
1	MAGGIO 2022	REVISIONE
2	DICEMBRE 2021	EMMISSIONE
Rev.	Data	Descrizione
		Redatto Contr. Approv.

PROGETTISTA

 Ing. Fabio DE PASCALIS

 ASTRA

 FONDERIE DE RICCARDIS

COMMITTENTE

 FONDERIE DE RICCARDIS

 FONDERIE DE RICCARDIS

 FONDERIE DE RICCARDIS