
 



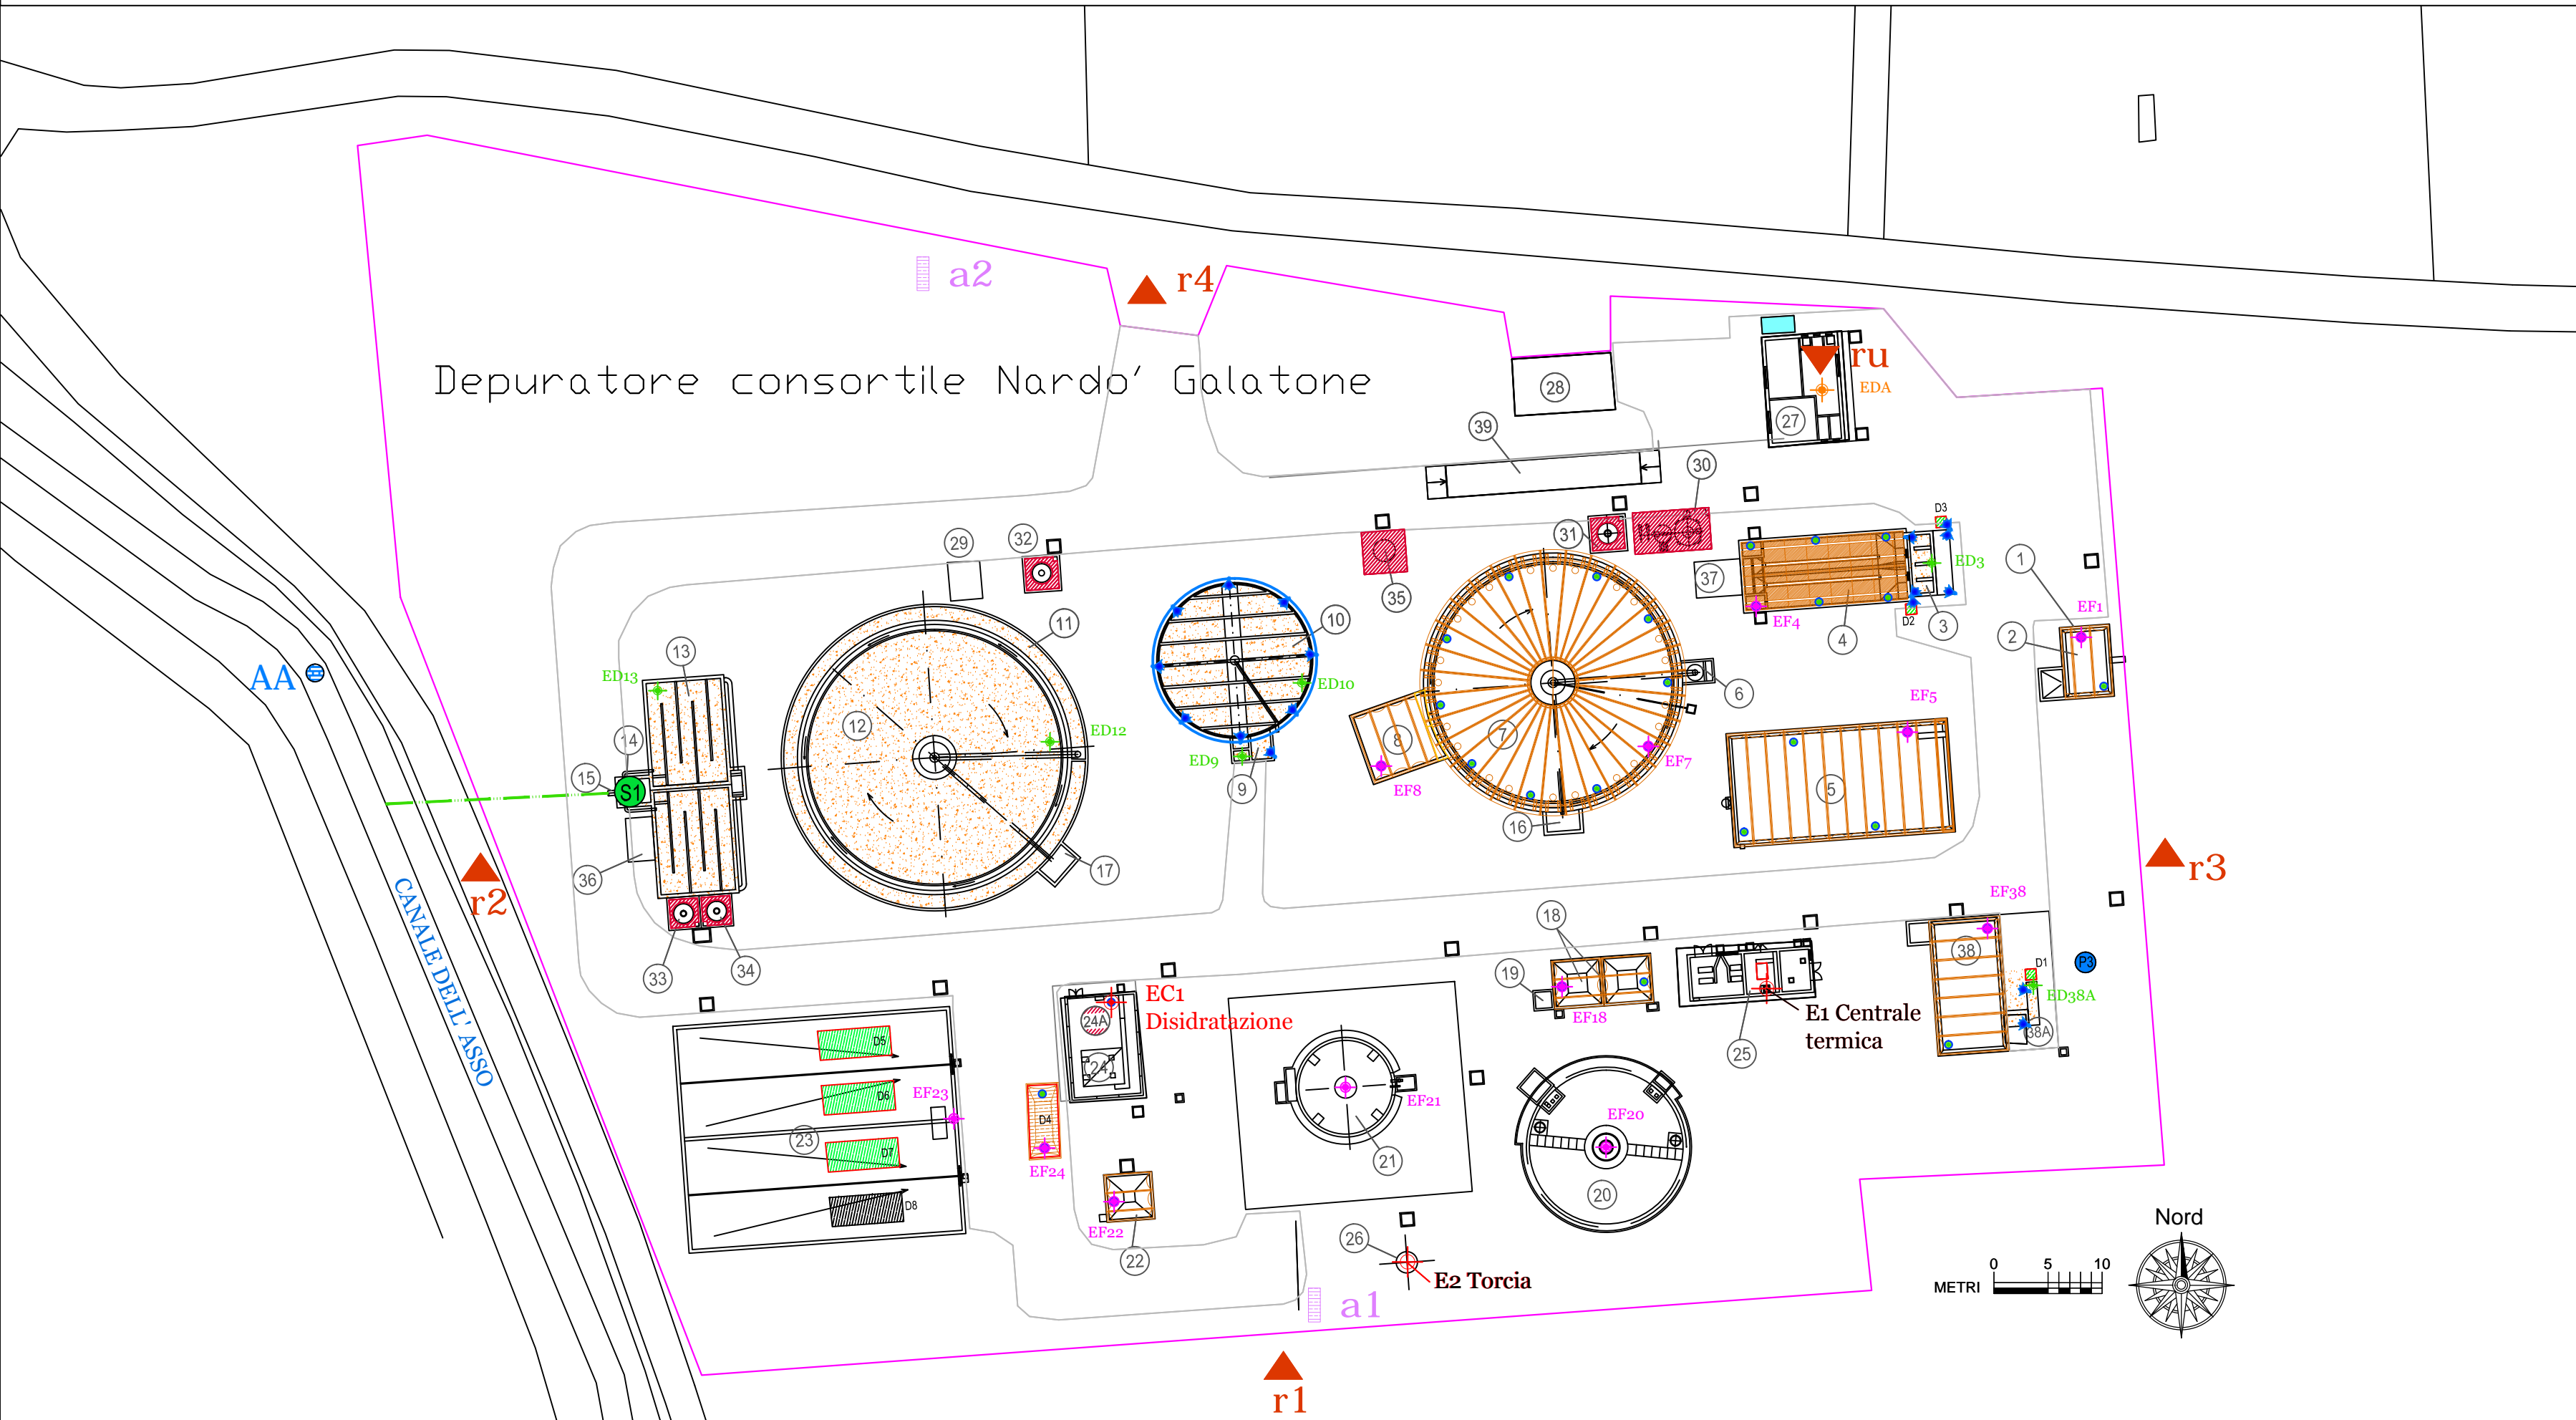


LEGENDA AREE DEPOSITO MATERIE PRIME ED AUSILIARIE-PRODOTTI INTERMEDII E RIFIUTI			
 DEPOSITO TEMPORANEO DI RIFIUTI NON PERICOLOSI			
EER	190801	Vaglio	D1, D3
	190802	Rifiuti dall'eliminazione della sabbia	D2
	190805 / 12	Fanghi prodotti dal trattamento di acque reflue urbane/ industriali	D4
		 Un solo EER / cassone tra 190801 - 02 - 05 -12	D5,D6,D7
	 Rifiuti da attività manutentiva, non generanti odori	D8	
 STOCCAGGIO MATERIE PRIME-AUSILIARIE-PRODOTTI INTERMEDII			
 DEPOSITO ACQUA POTABILE			

28 CABINA DI TRASFORMAZIONE ELETTRICA  
29 STAZIONE SOFFIANTI OSSIDAZIONE  
30 STOCCAGGIO CHEMICAL: NON IMPIEGATO  
31 STOCCAGGIO CHEMICAL: NON IMPIEGATO  
32 STOCCAGGIO SOLFATO DI ALLUMINIO  
33 STOCCAGGIO IPOCLORITO DI SODIO  
34 STOCCAGGIO IPOCLORITO DI SODIO  
35 STAZIONE CO2 (non impiegato)  
36 STAZIONE GRUPPO ANTINCENDIO  
37 STAZIONE SOFFIANTI DISSABBIATURA  
38 ACCUMULO BOTTINI  
38A GRIGLIATURA ARRIVO BOTTINI  
39 PESA A PONTE A PAVIMENTO  
--- CONDOTTA DI SCARICO

## LEGENDA IMPIANTO



# COMUNE DI NARDO'

## Provincia di Lecce

IMPIANTO DI DEPURAZIONE A SERVIZIO  
DELL'AGGLOMERATO INDUSTRIALE NARDO'-GALATONE  
IN LOCALITÀ "TRE FORNELLI"

# AUTORIZZAZIONE INTEGRATA AMBIENTALE

(D.Lgs. 152/2006 e ss.mm.ii.)

ISTANZA DI RIESAME riesame con valenza di rinnovo ex art. 29 - octies  
dell' AIA n° 7 /2011

	numero elaborato	titolo elaborato	cod. commessa		
	EG.02	PMC PLANIMETRIA	EMES_AIA720111_RR_2021		
			Scala: 1 : 500		
1	LUGLIO 2022	PROGETTO COPERTURE E DEODORIZZAZIONE	A.B.	A.D.	V.F.
0	APRILE 2021	EMISSIONE	A.B.	A.D.	V.F.
Rev.	Data	Descrizione	Redatto	Contr.	Approv.

PROPONENTE:

***Enviromental Management  
Engineering Service***

Sede Legale: Via Ciccolella, 3 - 73100 Lecce (Le)  
Tel./fax 0832318336 - e-mail: [info@emessrl.com](mailto:info@emessrl.com) - [emessrl@pec.net](mailto:emessrl@pec.net)  
Indice Fiscale: 03570730758 - Part. IVA 03570730758 - N.REA LE-230083

**PROPRIETÀ**  
**CONSORZIO A.S.I.**  
Zona Industriale  
73100 LECCE

## CONSULENTI

**Ing. Antonio BUCCOLIERI**  
Via Adige, 16 - 73023 Lizzanello (LE)  
e-mail: antonio.buccolieri@ingpec.eu



A termini di legge riserviamo la proprietà di questo elaborato con divieto di riprodurlo o di renderlo comunque noto a terzi senza nostra autorizzazione