


PIANTA PIANO COPERTURA

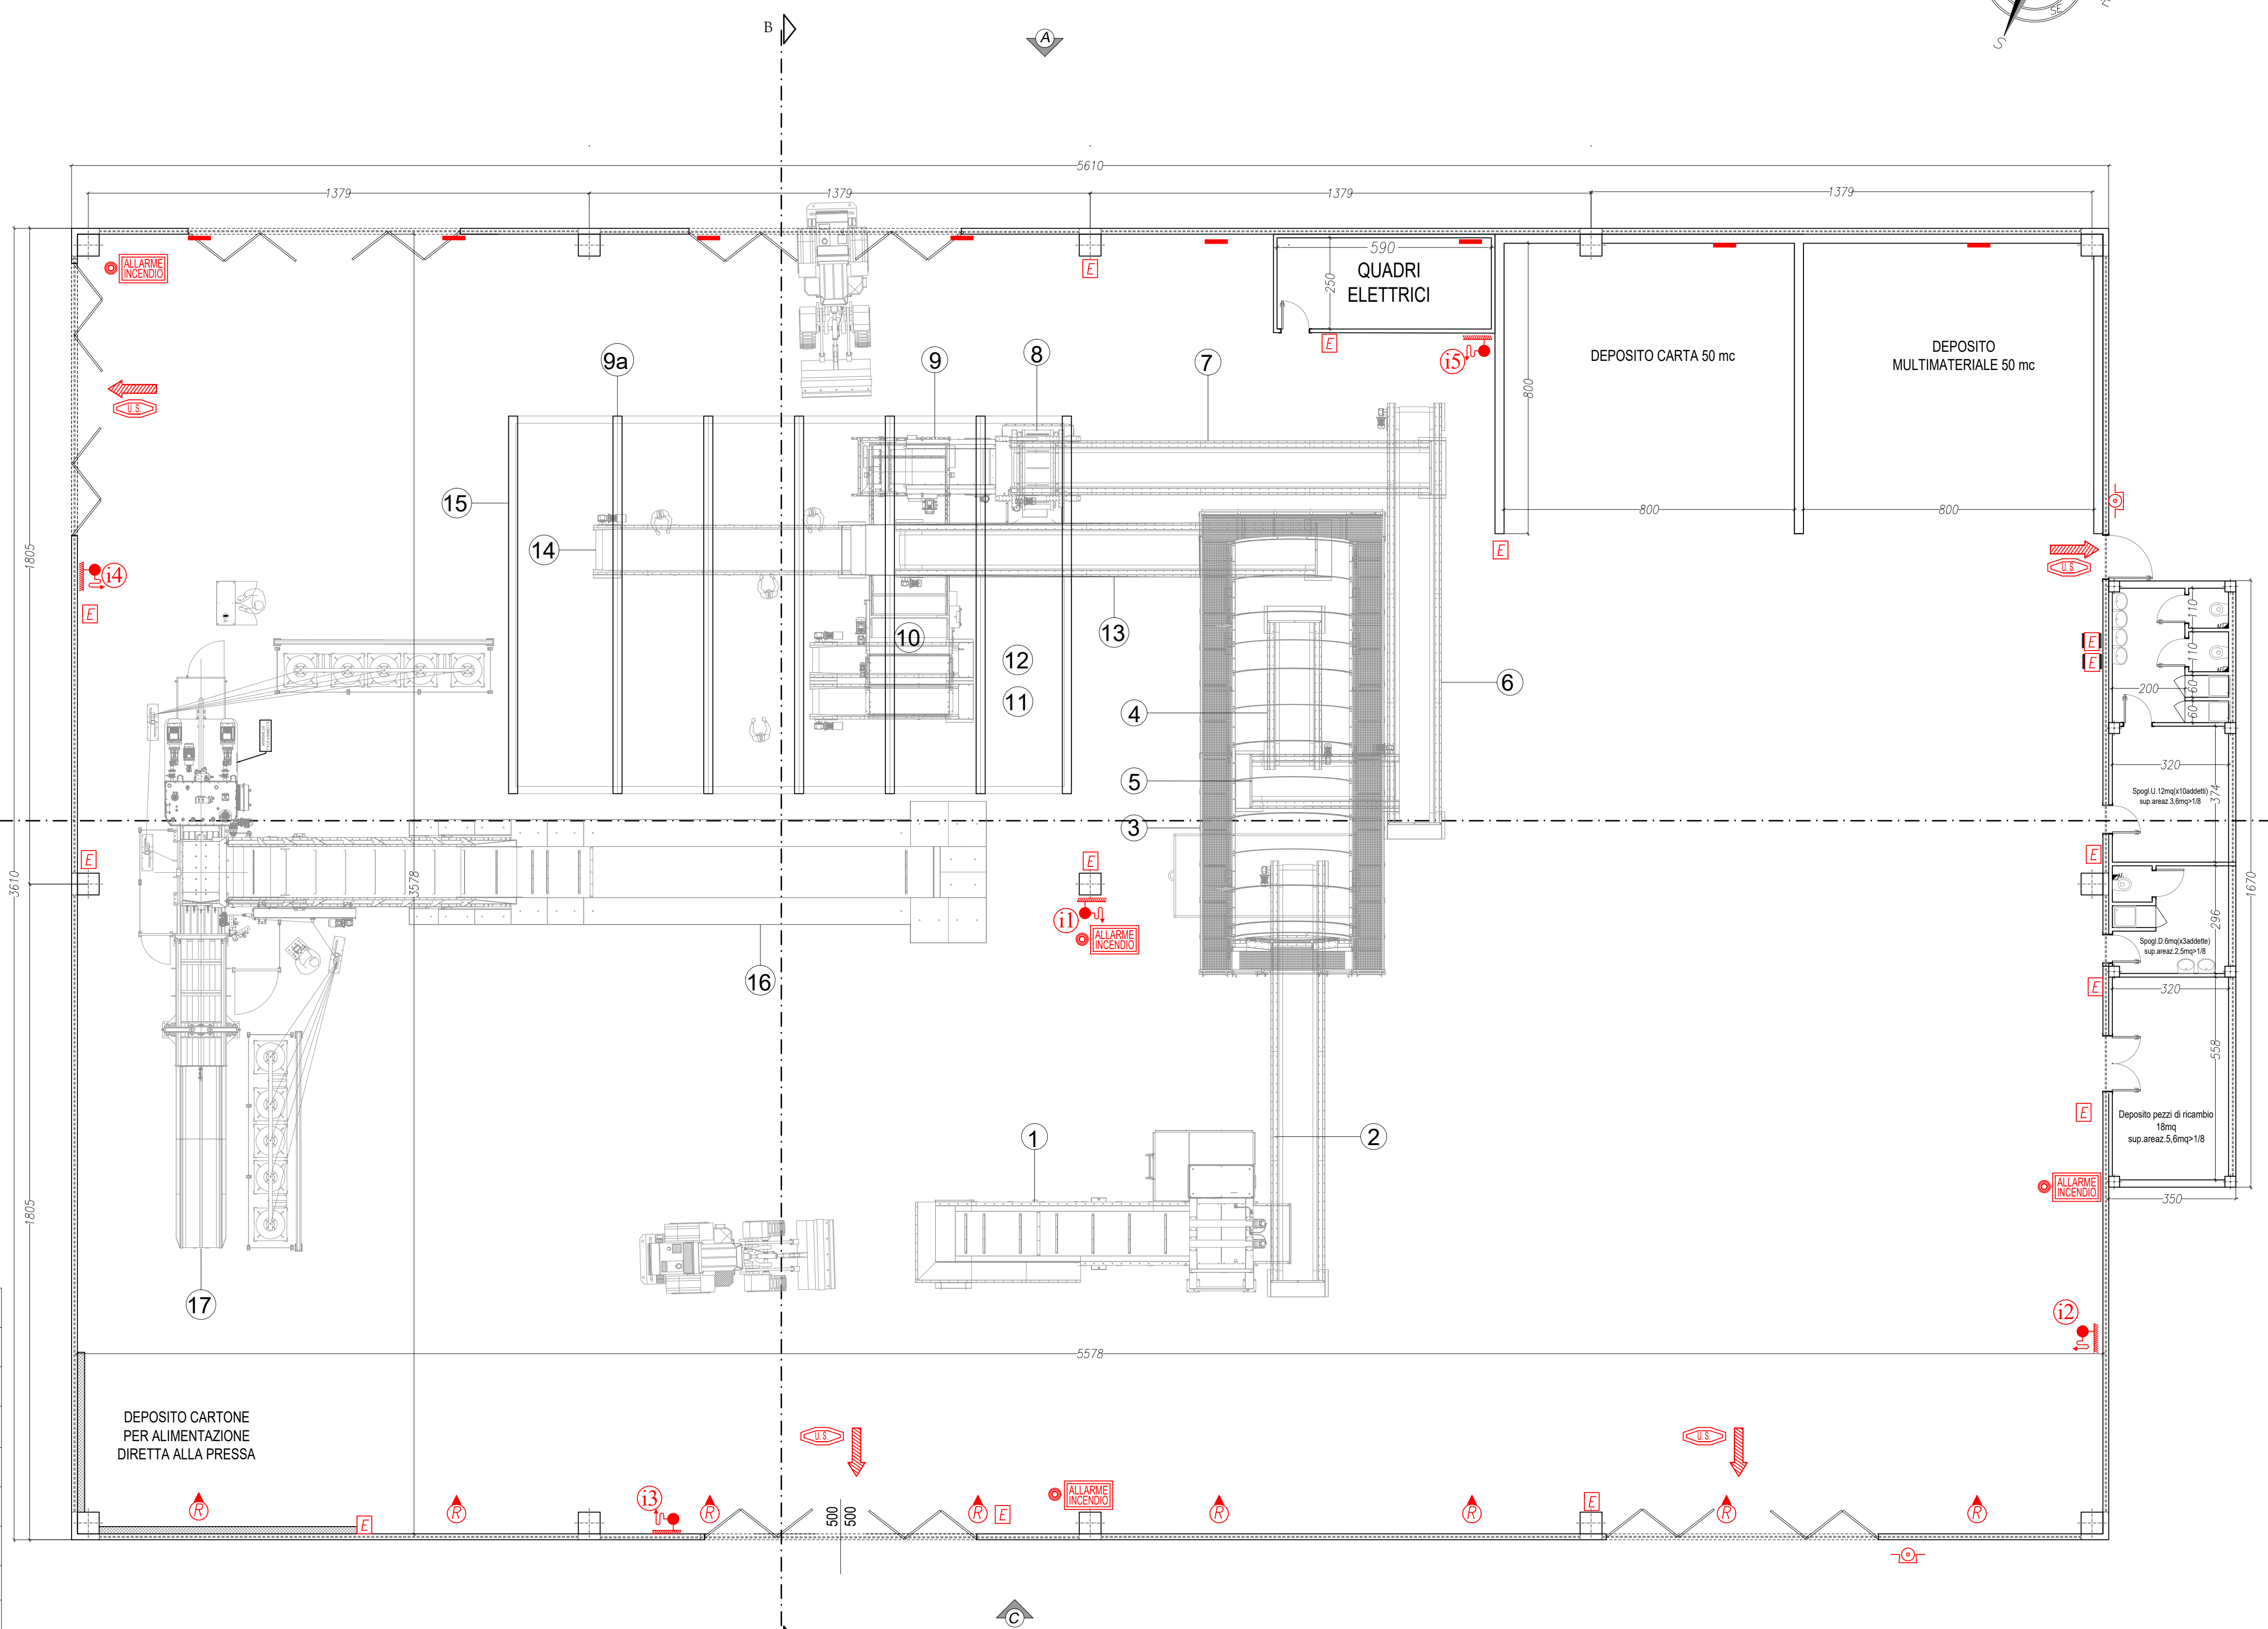

PIANTA QUOTA 0,00

LEGENDA ANTINCENDIO	
	Pulsante di sgancio energia elettrica
	Pannello ottico acustico
	Pulsante generale di allarme antinc.
	Idranti UNI 45 a parete con cartello di segnalazione
	Attacco Unificato UNI 70
	Pittogramma autoalimentato indicante le vie di esodo
	Percorso di uscita orizzontale
	Estintore a polvere 6 Kg (27A-89B)
	Idranti perimetrali soprassuolo UNI70
	Rilevatori lineari di fumo
	Estintore Carrellato
	Vano e gruppo di spinta antincendio UNI 12292 - UNI 12845 ACCUMULO interrato 72mc
	Linea antincendio interrata in PEAD
	Linea acquedotto interrata in PEAD

1	Aprisco elettrico	7000	1300
2	Nastro trasportatore slim new	12000	1200
3	Vaglio Rotante	8000	2500
4	Nastro trasportatore slim new	4500	1200
5	Nastro trasportatore slim new	4500	1200
6	Nastro trasportatore slim new	10500	1200
7	Nastro trasportatore slim new	13500	1200
8	Separatore metalli ferrosi 80/120		
9	Separatore metalli non ferrosi 1000		
9a	Impakato di supporto macchine		
	Separatore ottico		2000
10	Nastro veloce con struttura	5500	2000
	Cassone di scarico motorizzato		
11	Nastro di C.Q.	10500	1000
12	Nastro di C.Q.	8250	1000
13	Nastro trasportatore slim new	16500	1200
14	Nastro di C.Q.	7500	1200
15	Impakato di selezione manuale	150 m²	
16	Nastro a piastre metalliche P200 di carico pressa	23000	1400
17	Pressa		
18	Impianto aria compressa Ca 18		
19	Impianto elettrico		

VERIFICA SUPERFICIE AREOILLUMINANTE

PROSPETTO	ANESTRE	LUNGH	H	N° APERTURA	TOT. AREAZIONE	SUP. ILLUMINAZIONE
PROSPETTO A	4	13,19	1,50	0,50	39,57	79,14
	PORTONI	2	7,50	7,00	1,00	105,00
PROSPETTO B	4	13,19	1,50	0,50	39,57	79,14
	PORTONI	0	0,00	0,00	0,00	0,00
PROSPETTO C	4	13,19	1,50	0,50	39,57	79,14
	PORTONI	2	7,50	7,00	1,00	105,00
PROSPETTO C	4	13,19	1,50	0,50	39,57	79,14
	PORTONI	1	7,50	7,00	1,00	52,50
TOTALI					420,78	316,56

SUP. PAVIMENTATA DEL CAPANNONE 2000mq
SUP. AREOILLUMINANTE MINIMA 1/8 = 250mq

COMUNE DI GALLIPOLI
PROVINCIA DI LECCE

PROGETTO CENTRO SELEZIONE E STOCCAGGIO RIFIUTI
ZONA INDUSTRIALE GALLIPOLI
LOTTE 42-43-52-53

ERRETI s.r.l.
Società di Ingegneria
Viale degli
Industriale 80 - Lecce
73100 Gallipoli
Tel. 0832/444444
Fax 0832/444444

PROGETTO
PIANTA QUOTA 0,00
PIANTA PIANO COPERTURA

TAV.
5

PROPRONTE:GALLIPOLI ECOLOGIA S.r.l.s.

PROGETTO: Ing. Salvatore MAZZOTTA

Febbraio 2025
scala 1:100

REV. 1
REV. 2
REV. 2

DATA

Senza l'espressa autorizzazione di ERRETI s.r.l. questo disegno non potrà essere riprodotto o commentato a terzi. In caso di trasposizione ERRETI s.r.l. si riserva di agire con ogni mezzo consentito dalla legge.